


RZUT PIWNICY skala 1:50

RZUT PRZYZIEMIA skala 1:50

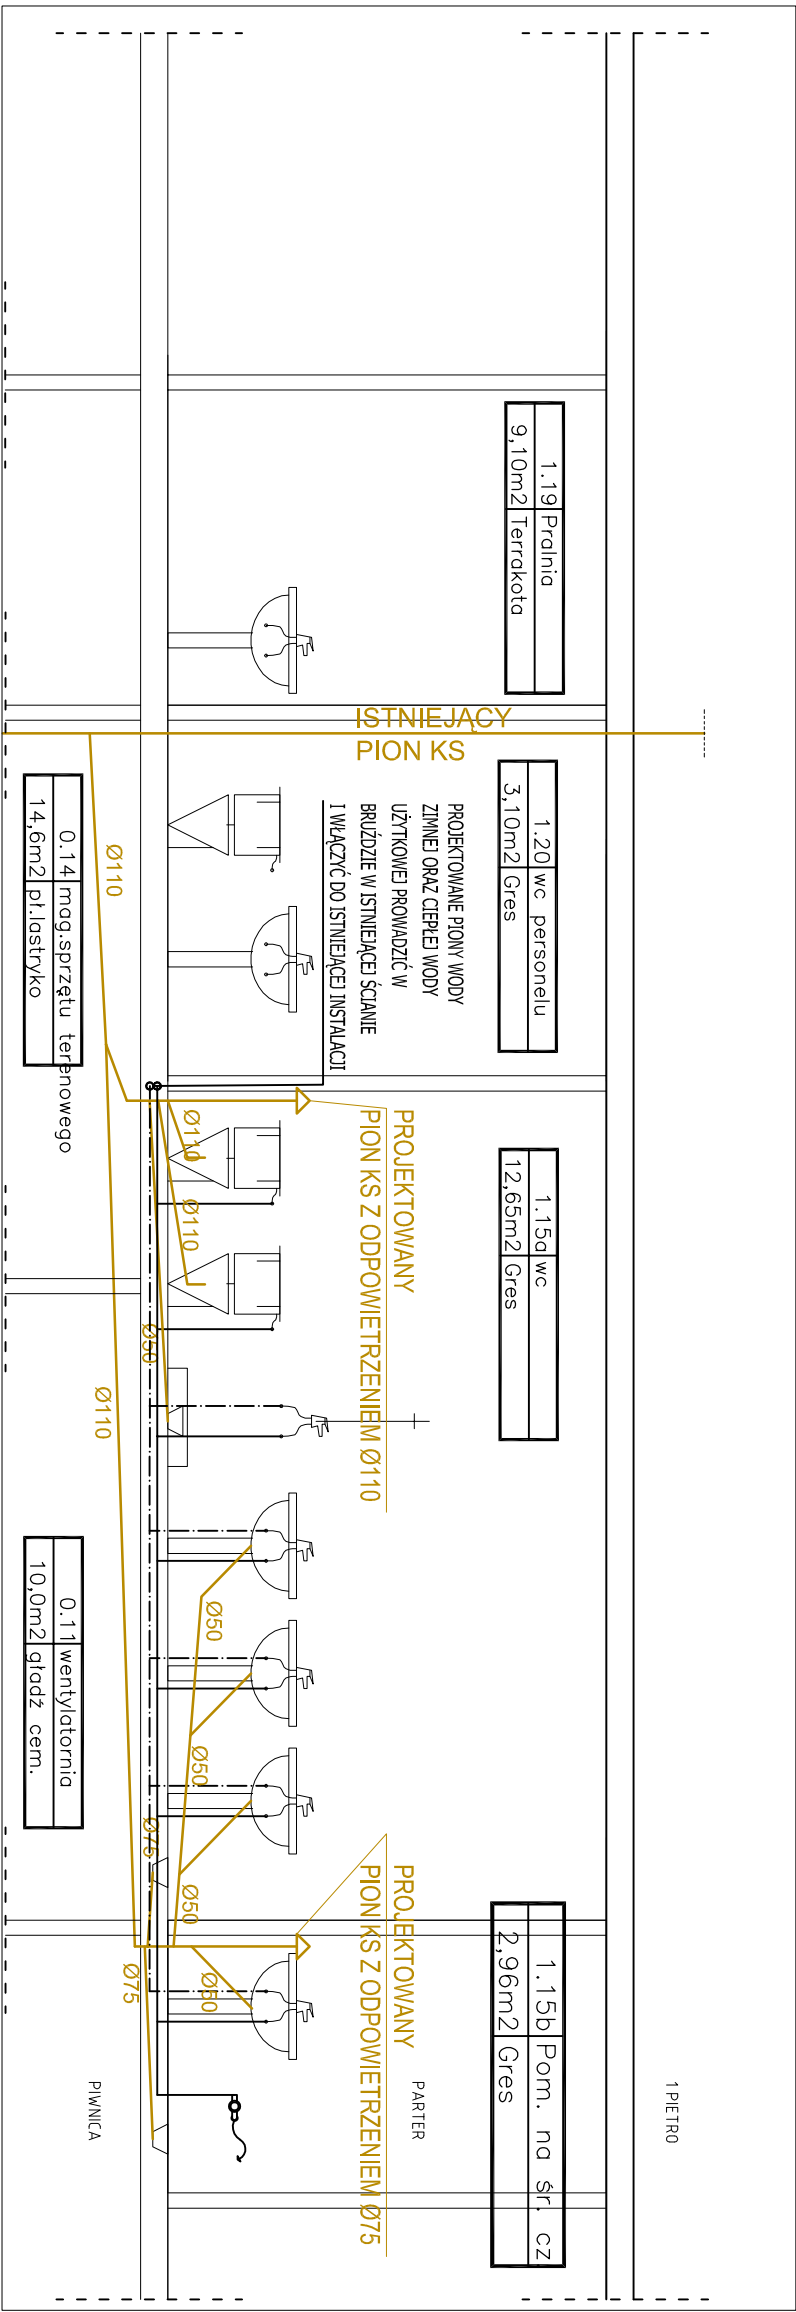

ROZWINIĘCIE INSTALACJI ZWU, CWU I KANALIZACJI

LEGENDA:	
	- ZAKRES OBJĘTY OPRACOWANIEM
	- ZAKRES NIE OBJĘTY OPRACOWANIEM
	- ŚCIANY ISTNIEJĄCE
	- ŚCIANY PROJEKTOWANE I OTWORY DO ZAMUROWANIA
	- ŚCIANY I ELEMENTY BUDYNKU DO ROZBIOREK
	- PROJEKTOWANA INSTALACJA C.W.U./ ZWU.
	- PROJEKTOWANA INSTALACJA KANALIZACJI SANITARNEJ
	- PROJEKTOWANY PION KANALIZACYJNY Z ODPOWIETRZENIEM
	- PROJEKTOWANY GRZENIK DRABINKOWY ŁAZIENKOWY 80x100

<b>GRAF</b>		OPRACOWANIE PROJEKTU:	
ARCHITEKTURA I INŻYNIERIA		GRAF Procowia Architektoniczno – Graficzno	
NR RYSUNKU		ul. Czysta 14, 15 – 463 Białystok	
IS-110		tel. 85 7423796 , email: graf@bia.pl	
DATA		TEMAT:	
25.07.2019		REMONT ISTNIEJĄCEGO ŻŁOBKA MIEJSKIEGO W GRAJEWIE ZLOKALIZOWANEGO W BUDYNKU PRZEDSZKOLA MIEJSKIEGO NR 2 W GRAJEWIE	
SKALA		ADRES	
1:50		ul. J. Krasieńskiego 2, 19-203 Grajewo	
PROJEKTOWAŁ		INSTRUKCJE SANITARNE	
inż. Stefan Grzegorzczak		NR UPRAWNIENI:	
		BL/202/74	
		STR.	